
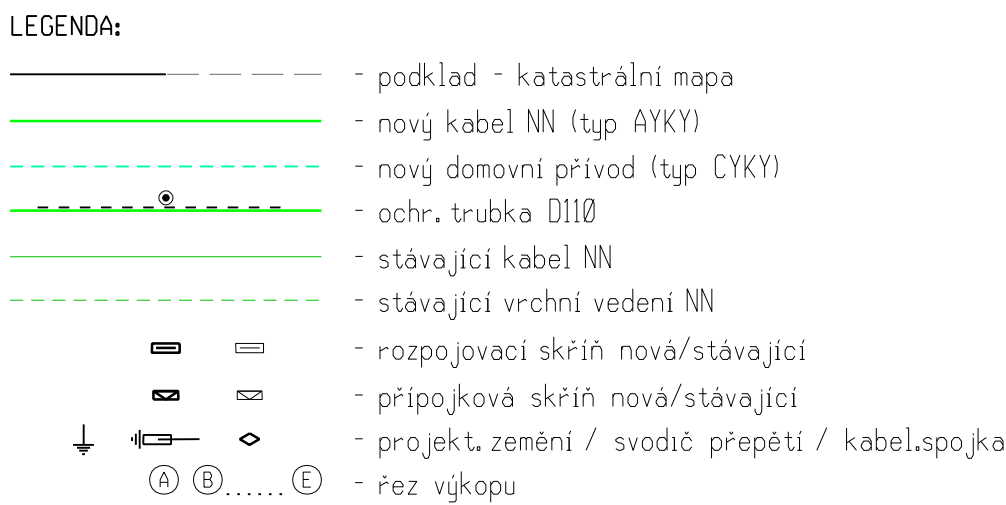
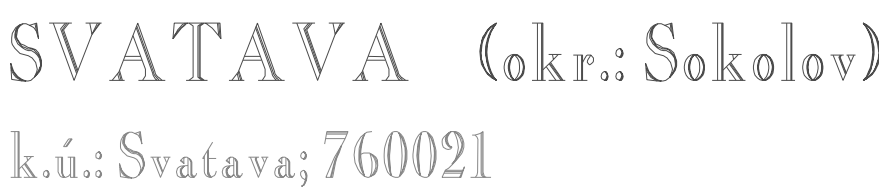


Minimální odstupové vzdálenosti dle ČSN 73 6005:
Kabel VN - Sdělovací kabely: 0,8m (pr.0,3m-bude-li kVN v chrániče)
Kabel VN - Plyn STL: 0,6m
Kabel NN - Sdělovací kabely: 0,3m (pr.0,1m-bude-li kNN v chrániče)
Kabel NN - Plyn STL: 0,6m
Kabel VN/NN - Vodovod: 0,4m, Kanál: 0,5m

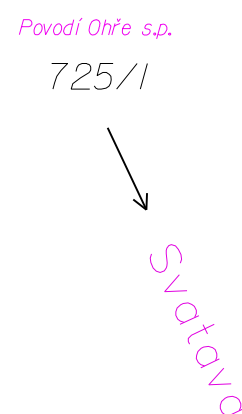

PLÁNOVANÉ ÚPRAVY (není předmětem této PD):

- budoucí uspořádání (povrchy)

- STAVEBNÍ POZEMEK JE PROSTOR 1m NA KAŽDOU STRANU OD PROJEKTOVANÉ TRASY KABELŮ NEBO VEDENÍ
- NAPĚTOVÁ SOUSTAVA VN: 3 ~ 50Hz, 22 kV, IT
- NAPĚTOVÁ SOUSTAVA NN: 3 PEN ~ 50Hz, 230/400V, TN-C
- OCHRANA PŘED ÚRAZEM EL. PROUDEM DLE PNE 33 0000-1 - automatickým odpojením od zdroje v soustavě NN, zemněním v sítích kde není přímo uzemněný střed zdroje v soustavě VN
- PROSTŘEDÍ: dle PNE 33 0000-2, čl. 4.2.1, tab. 6 - standardní vnější vlivy, prostor VI, venkovní, nepočetný

Detaily ohledně umístění přípojkových skříní a provedení domovních přívodů, nutno vždy při samotné realizaci konzultovat s jednotlivými majiteli RD!!

	výkres
	— P —

	hrany objektů		střem		lampa VO		zahrada
	hrany povrchů		stůna		konzola		park. úprava
	propustek		závora		střešníník		neplodná půda
	plot bez rozlišení		↑				louka
	brána/vrata/branka		↑				pole
	svislé opěrné žez		↑				pastvina
	zabradlí		↑				les bez rozlišení
	svodidlo		↑				křoviny

Kreslí: Semín Aleš	Projektant: Semín Aleš	Zodp. projektant: Semín Aleš	 AKCIOVÁ SPOLEČNOST MARTIA a.s. Mezni 2854/4, 400 11 Ústí nad Labem tel.: 475 650 111, fax: 475 650 999 e-mail: martia@martia.cz www.martia.cz Registrační Krajský soud Ústí nad Labem, oddíl B, vložka 866	
Investor stavby: ČEZ Distribuce, a.s., Teplická 874/8, 405 49 Děčín			IC: 25086754 DIČ: CZ25086754	
Místo stavby: Svatava	Kraj: Karlovarský		Zak. číslo MARTIA: D 190106	Zak. číslo ČEZ: IE-12-0007684
Název stavby: <u>Svatava (S0), Pobřežní, Přemyslova, kNN</u>			Datum: 03/2021	Oddělení: 510
Obsah výkresu: montáž(situace)			Stupeň dok.: DUR	Číslo paré: --
Měřítko: 1:500				

LEGENDA
zaměřený skutečný stav